



skala 1:5
4300

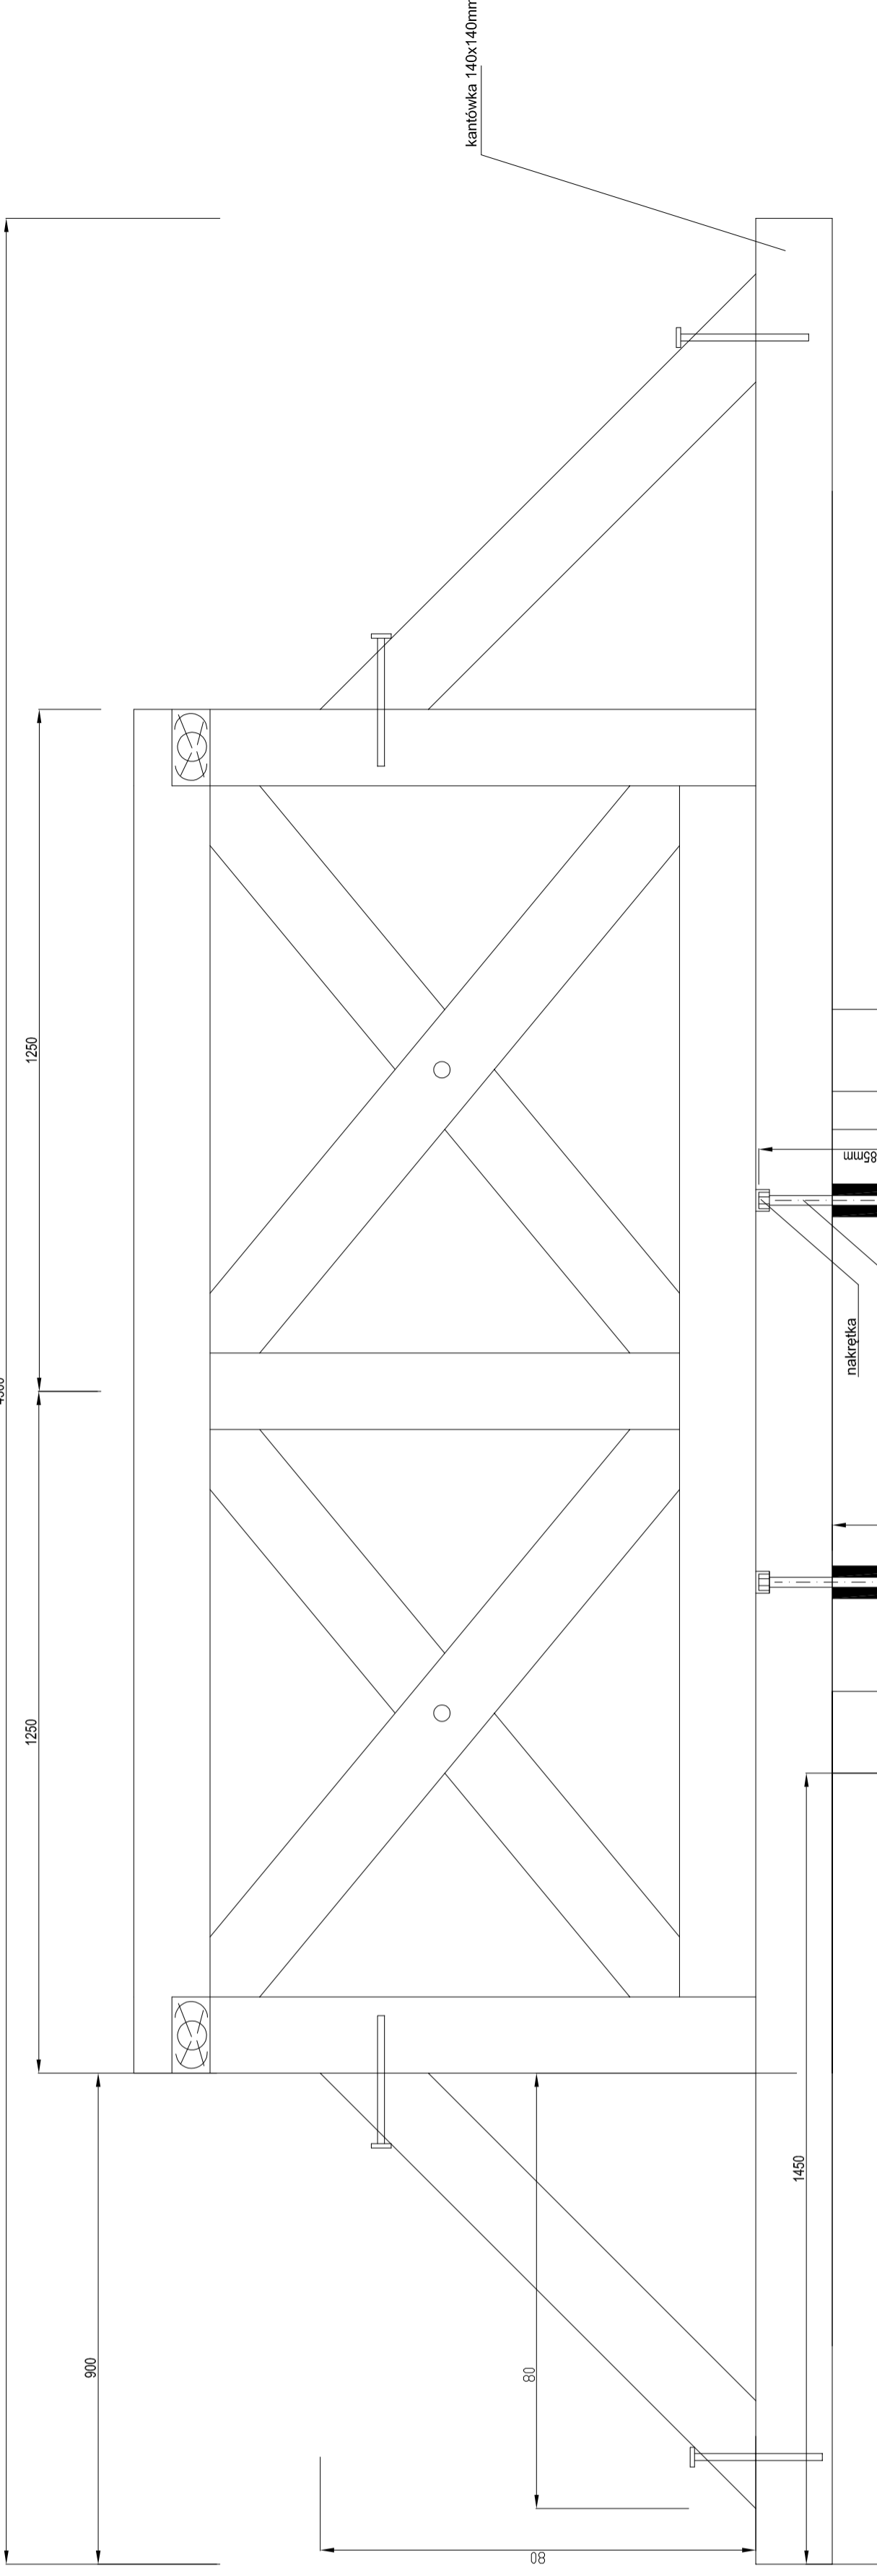

Mocowanie słupków do legarów
skala 1:10

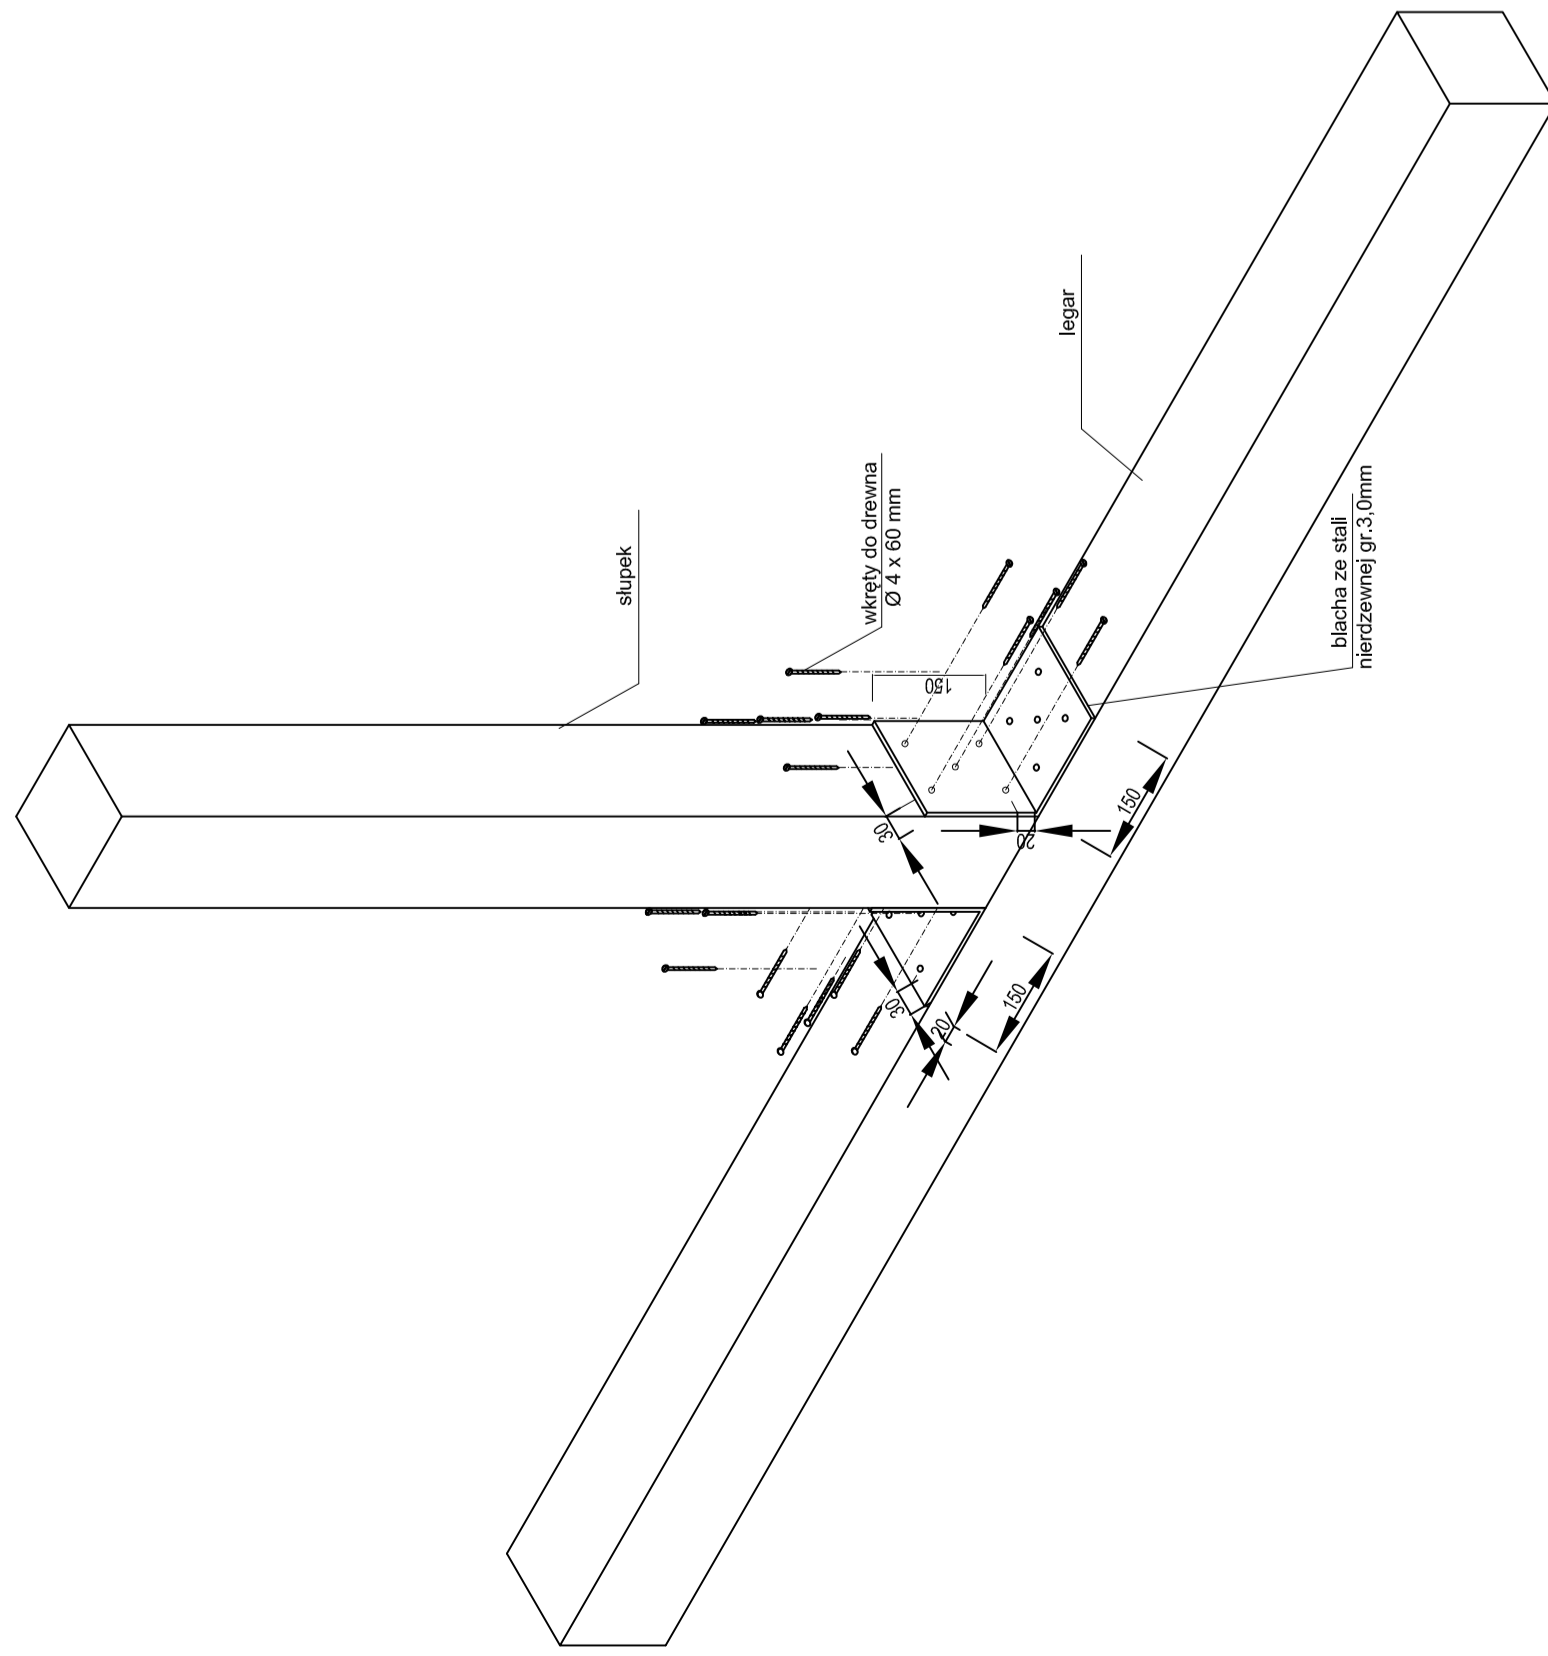

Mocowanie legarów do podłoża betonowego
skala 1:10

Rysunki dla wylotów deszczowych

"EKOSAN-PROJEKT"		Nr umowy
Pracownia Projektowa Inżynierii Wodno-Siekowej, Leszek Sprawa		PNS 02/2010
85-798 Bydgoszcz ul.Lizyńskiego 7		
Temat opracowania: Projekt budowlany i wykonawczy		Data
Uprządkowanie gospodarki wodno-siekowej wraz z kanalizacją deszczową		17.11.2013
na terenie osiedla Charzykowy gm.Chojnice		
Treść rysunku: Projekt wylotu WC-3 i WD-4		Skala
		1:50
Projektował	mgr inż. Leszek Sprawa-upr. spec.instal-inż-woj.bydgoski GF-KZ-734/12891 UAN-KZ-734/2325/94	Branża wod-kan.
Sprawdził	mgr inż. Anna Berkwicz-Sprawa-upr. spec.instalcy/jna bez ograniczeń Pomorska Okręgowa Izba Inżynierów POM/0055/POOS/12	Nr rys. 74