


SIEĆ WODOCIĄGOWA ROZDZIELCZA
M. CHOJNICZKI UL. UROCZA-ARKUSZ NR 2

LEGENDA:

- - projektowana sieć wodociągowa rozdzielcza SDR17, PN10, Ø90-110PE
- - projektowana sieć kanalizacji sanitarnej wg. oddzielnego opracowania
- m - działki objęte opracowaniem

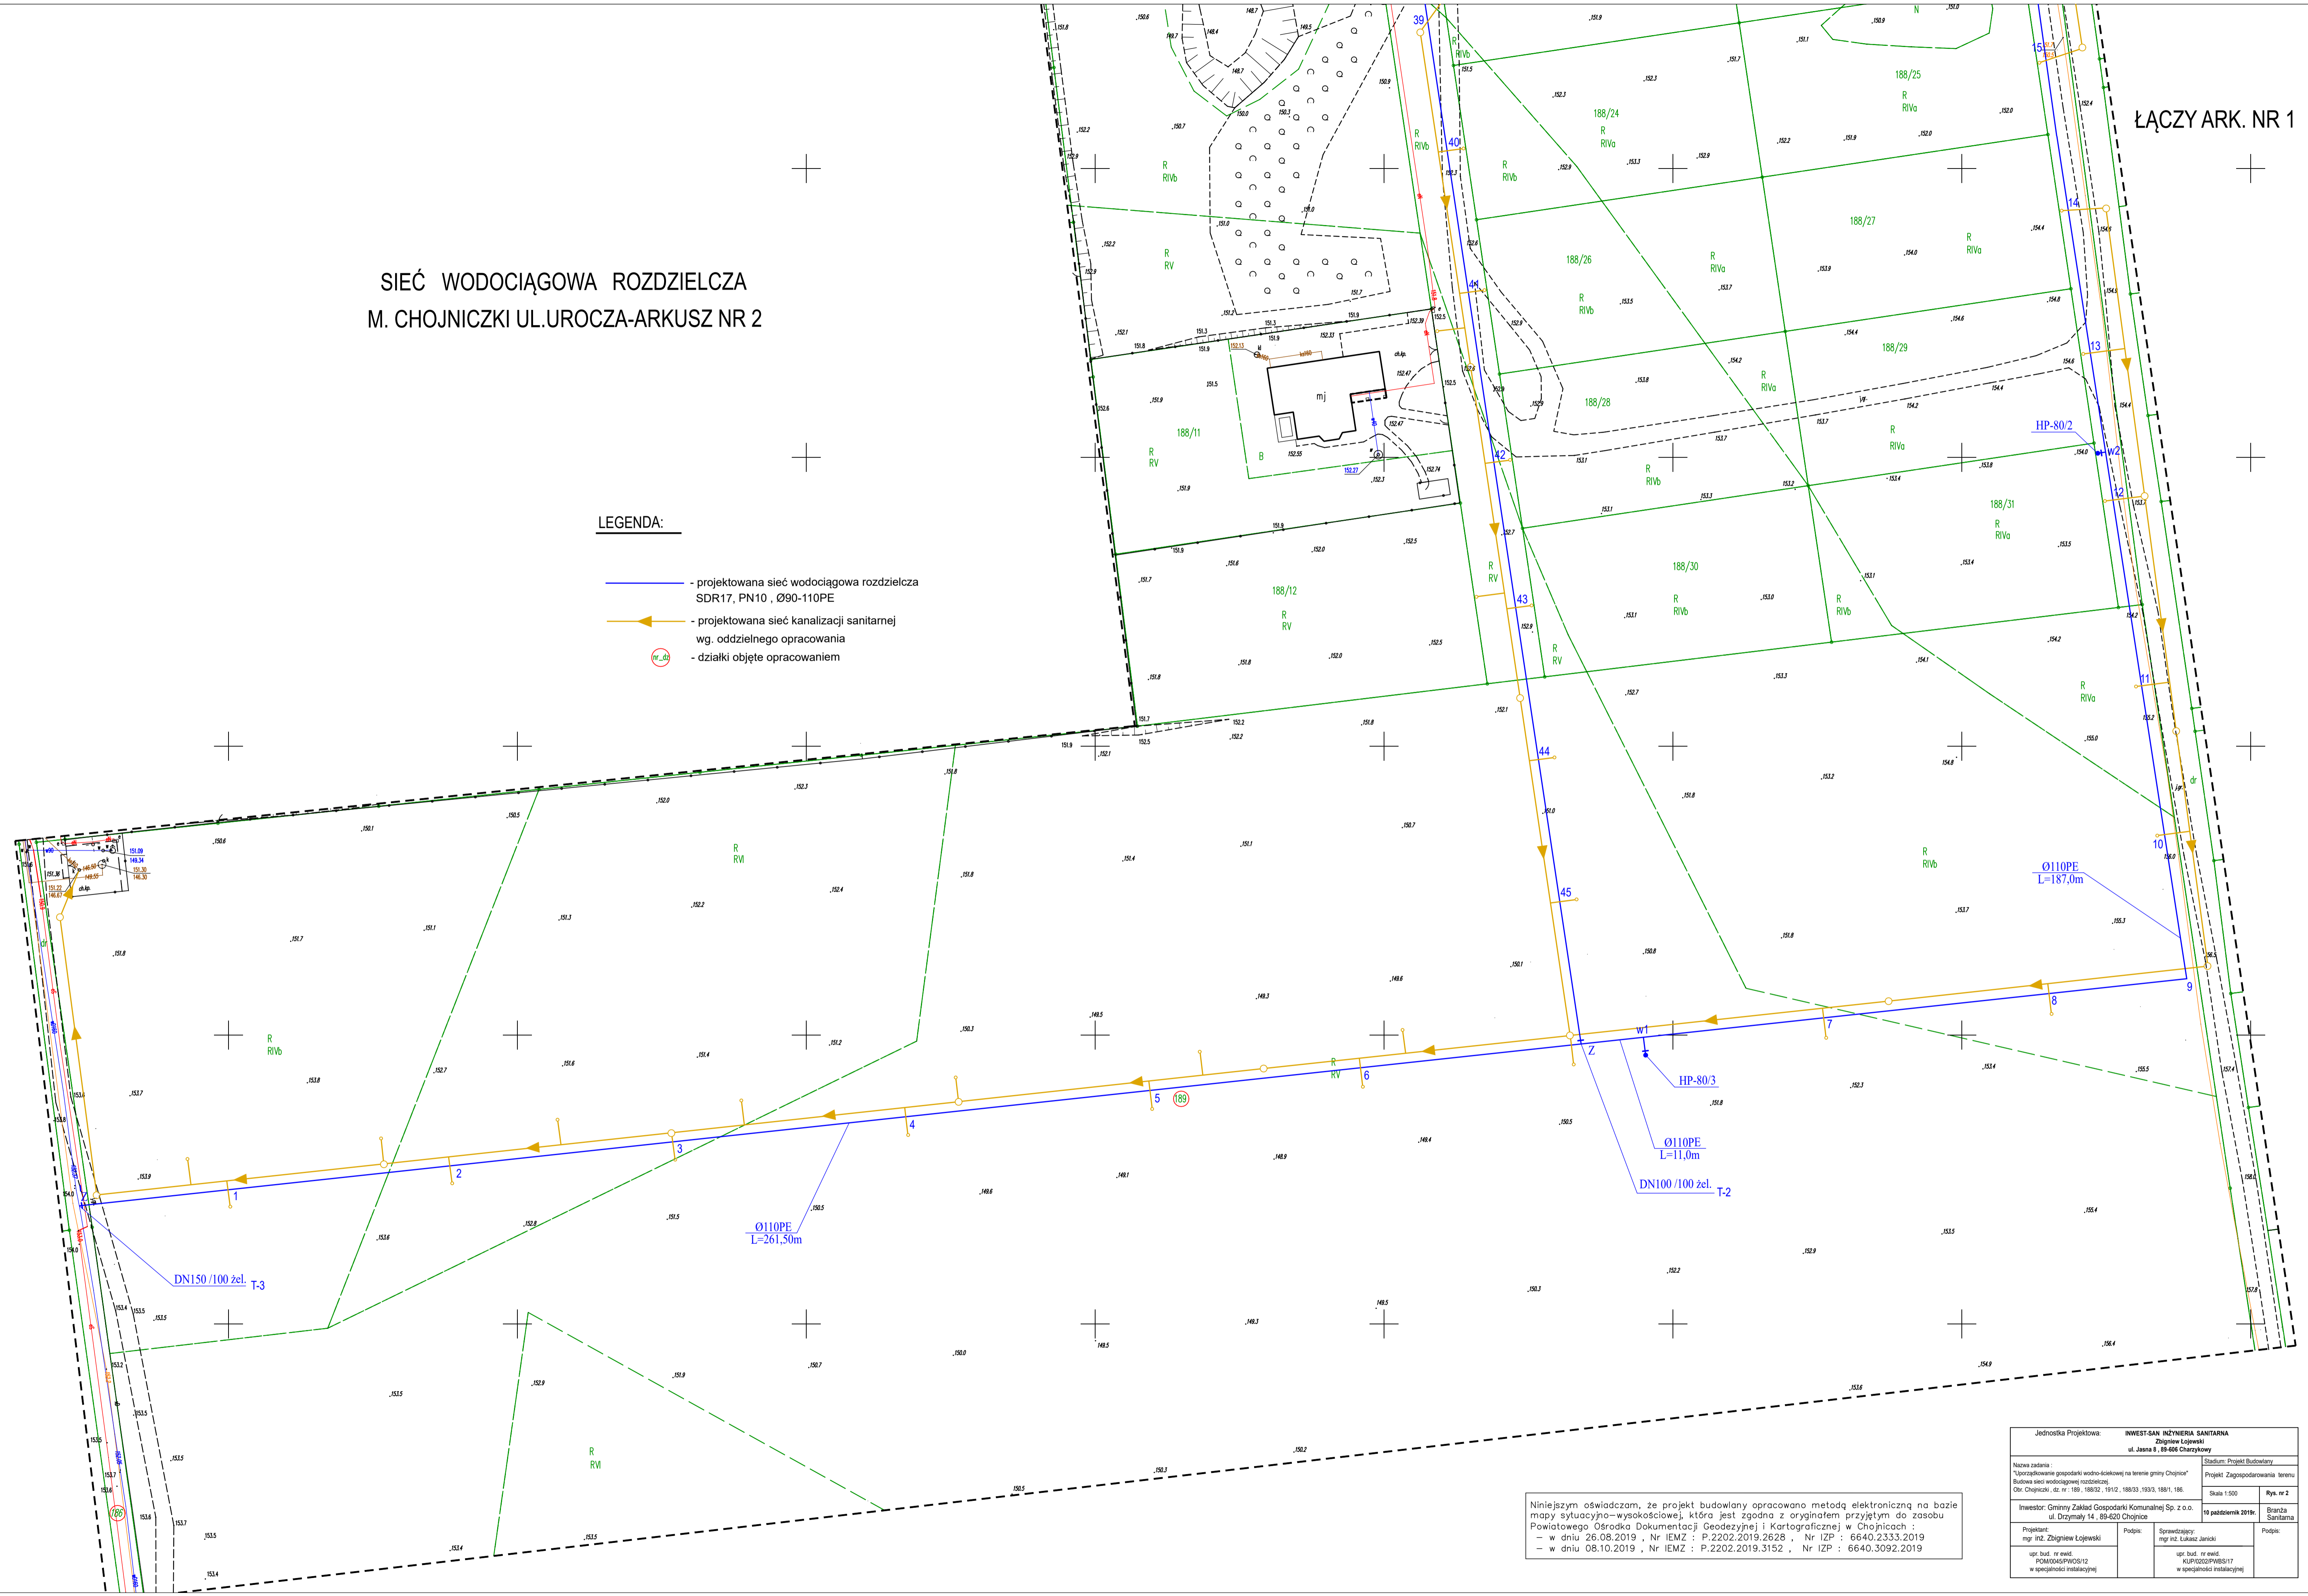

Niniejszym oświadczam, że projekt budowlany opracowano metodą elektroniczną na bazie mapy sytuacyjno-wysokościowej, która jest zgodna z oryginałem przyjętym do zasoby Powiatowego Ośrodka Dokumentacji Geodezyjnej i Kartograficznej w Chojnicach:
 - w dniu 26.08.2019, Nr IEMZ : P.2202.2019.262B, Nr IZP : 6640.2333.2019
 - w dniu 08.10.2019, Nr IEMZ : P.2202.2019.3152, Nr IZP : 6640.3092.2019

Jednostka Projektowa: INWEST-SAN INŻYNIERIA SANITARNIA Zbigniew Łojewski ul. Jasna 8, 88-406 Charyzów		Stadium: Projekt Budowlany	
Nazwa zadania: "Zapoczątkowanie gospodarki wodno-ściekowej na terenie gminy Chojnice" Budowa sieci wodociągowej rozdzielczej		Projekt Zagospodarowania Terenu	
Obr. Chojniczki, dz. nr 189, 188/32, 191/2, 188/33, 193/3, 188/1, 186		Skala: 1:500	
Investor: Gminny Zakład Gospodarki Komunalnej Sp. z o.o. ul. Drzymały 14, 89-620 Chojnice		10 października 2019r.	
Projektant: mgr inż. Zbigniew Łojewski	Podpis:	Sprawdzający: mgr inż. Łukasz Jarczyk	Podpis:
mgr inż. Paweł KUPIŃSKI/PWOS12 w specjalności instalacyjnej		mgr inż. KUPIŃSKI/PWOS17 w specjalności instalacyjnej	